




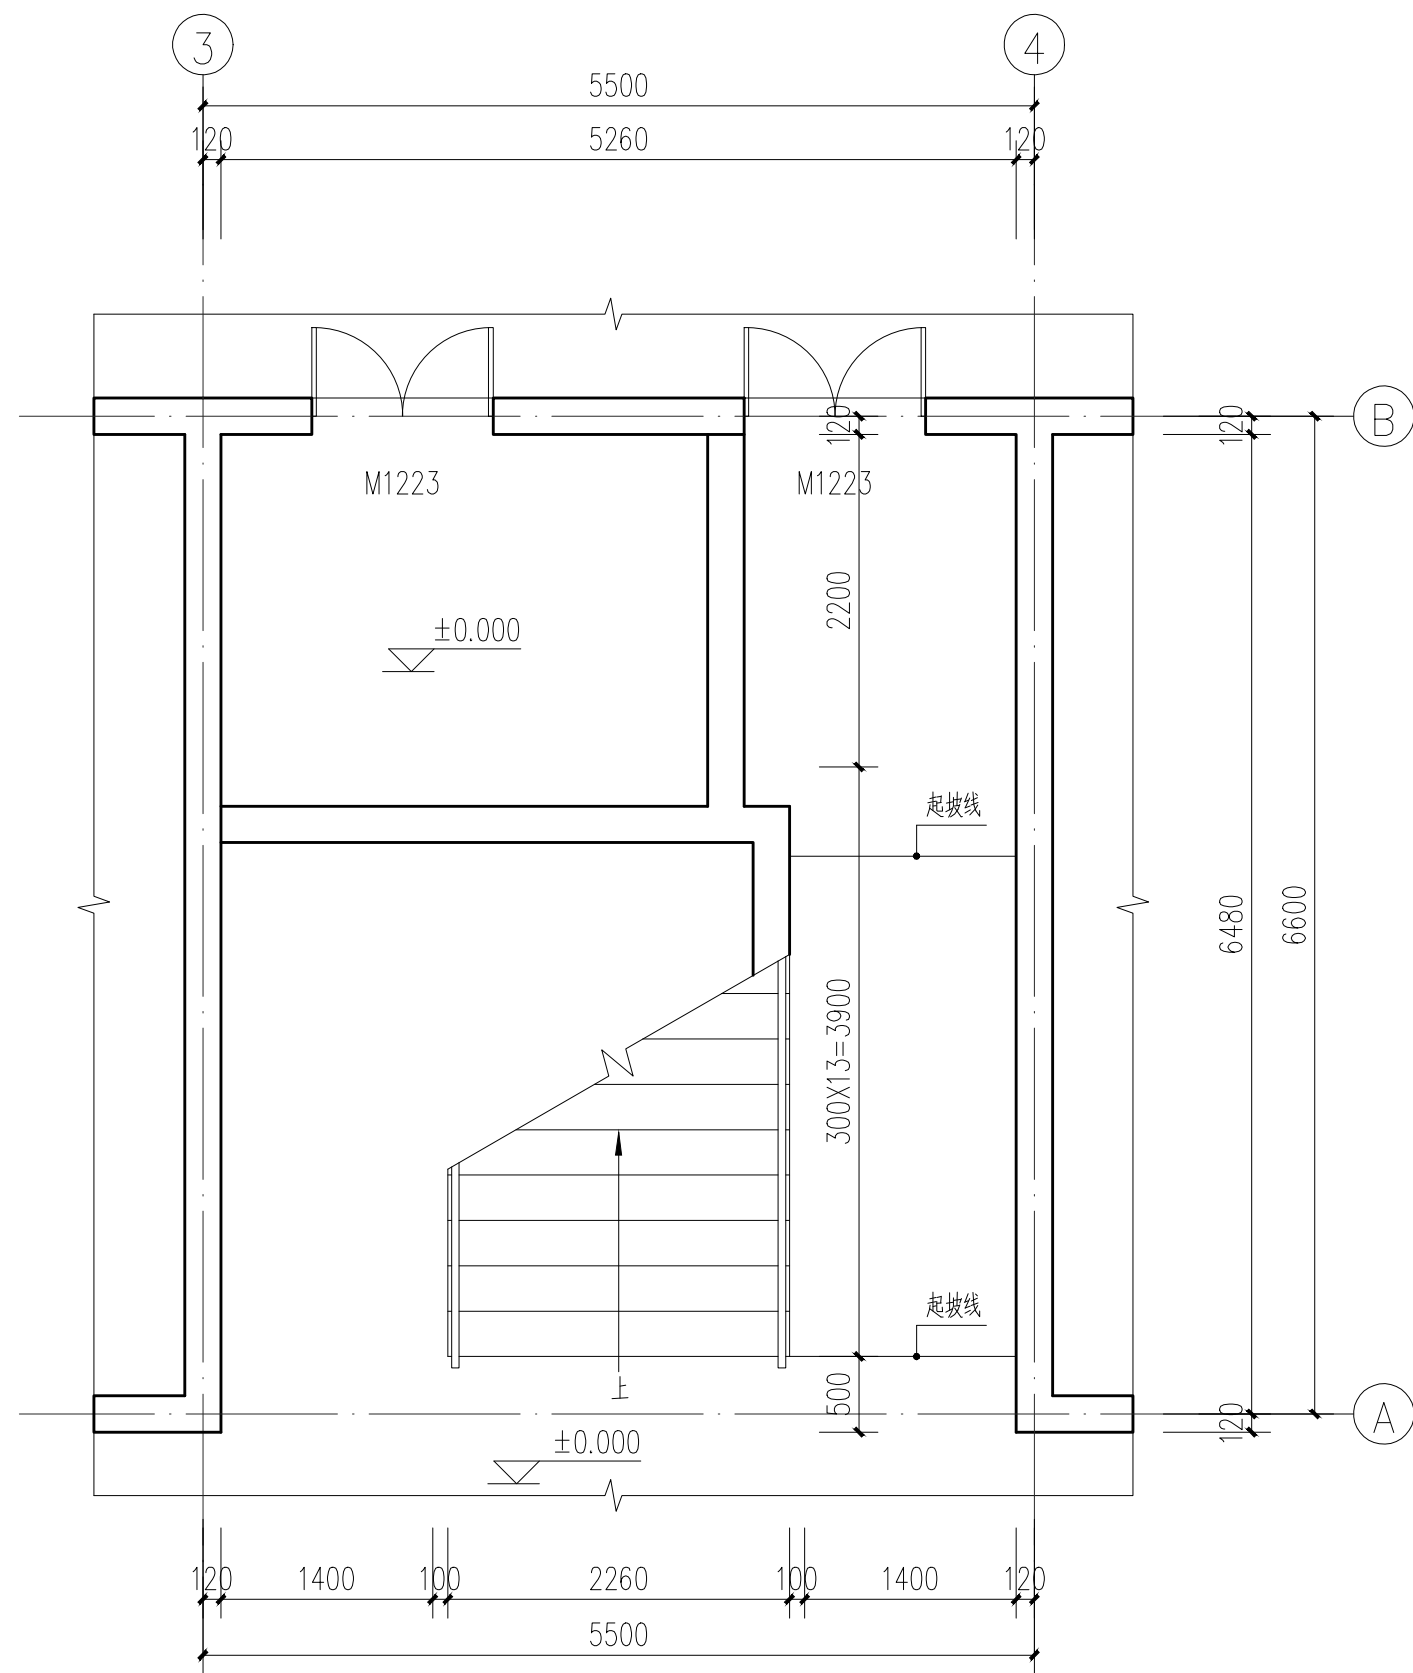


中间楼梯一层平面图 1:100

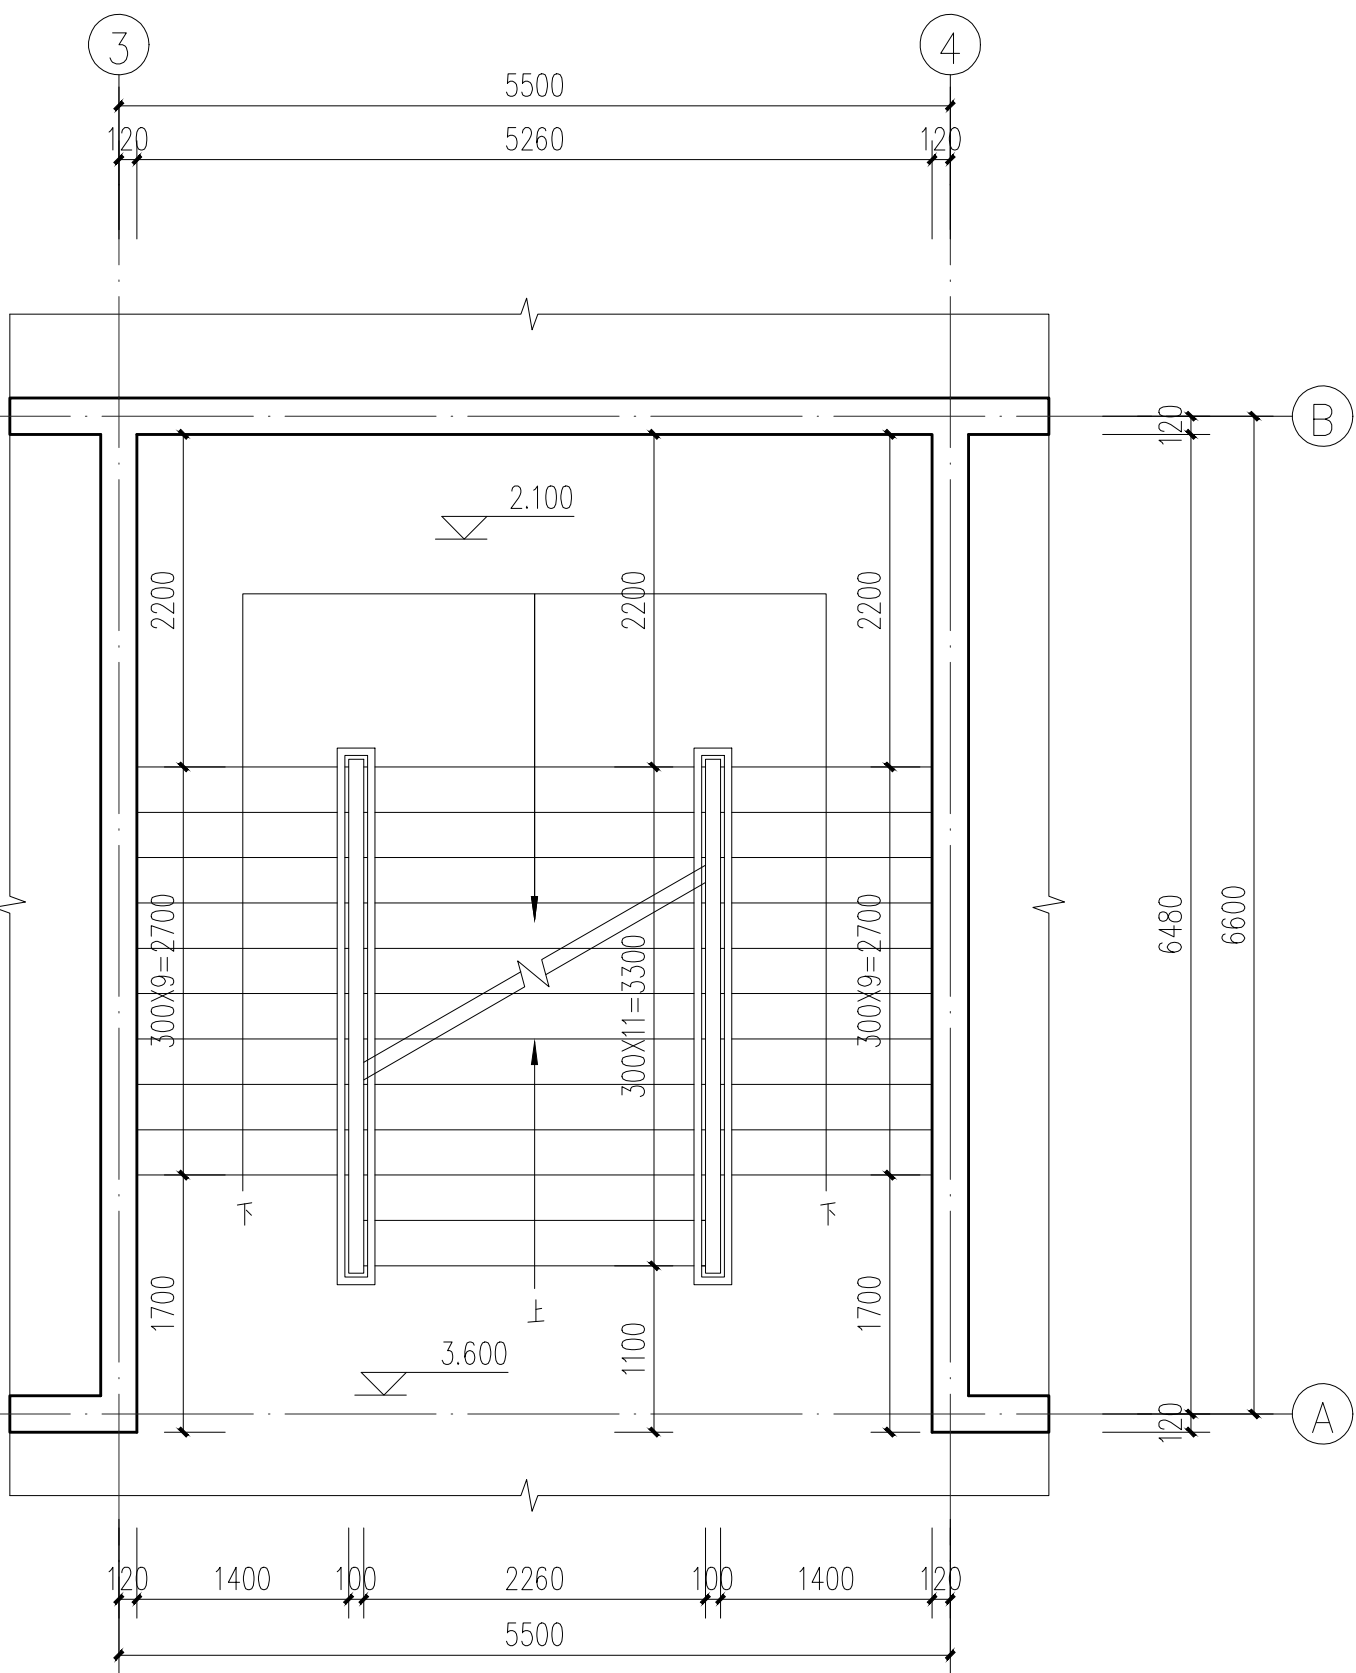


中间楼梯二层平面图 1:100

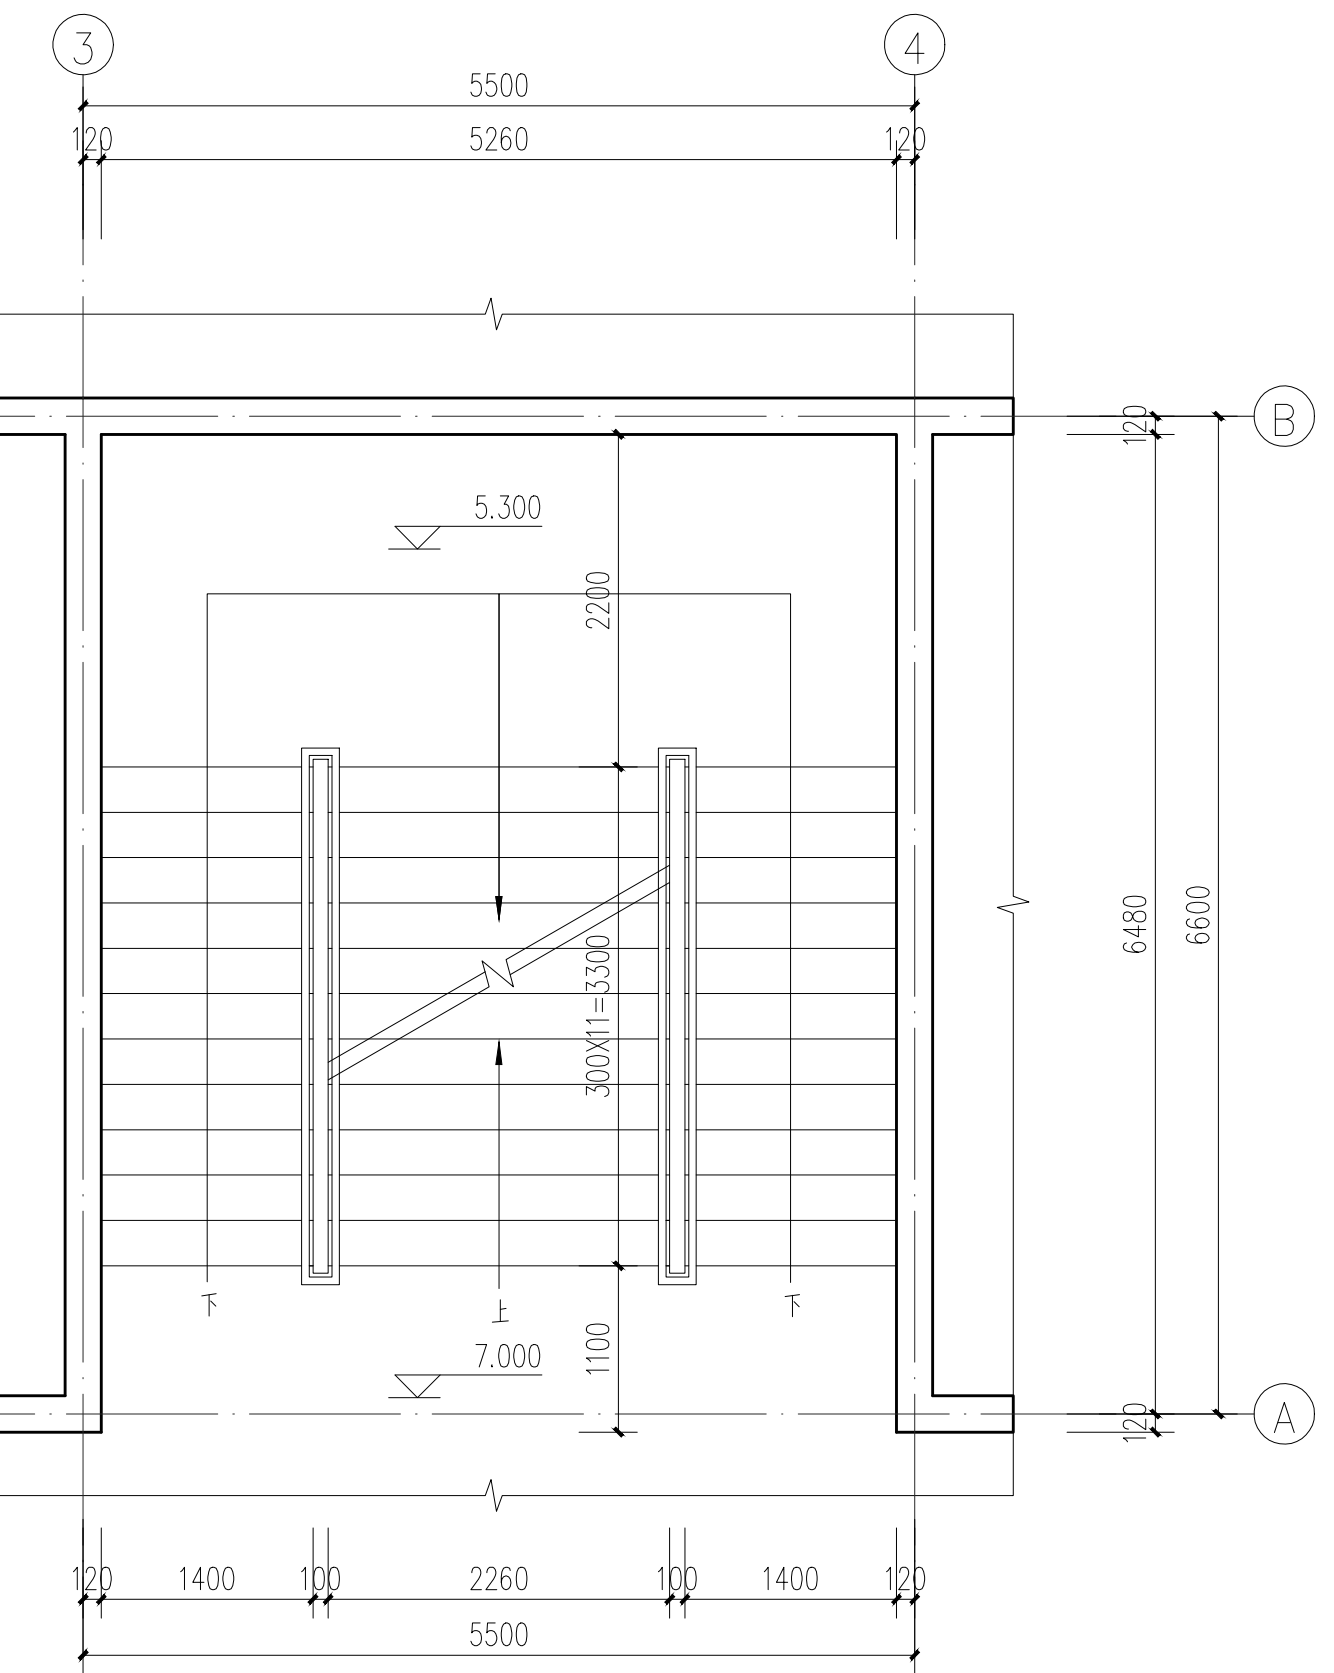


中间楼梯三层平面图 1:100

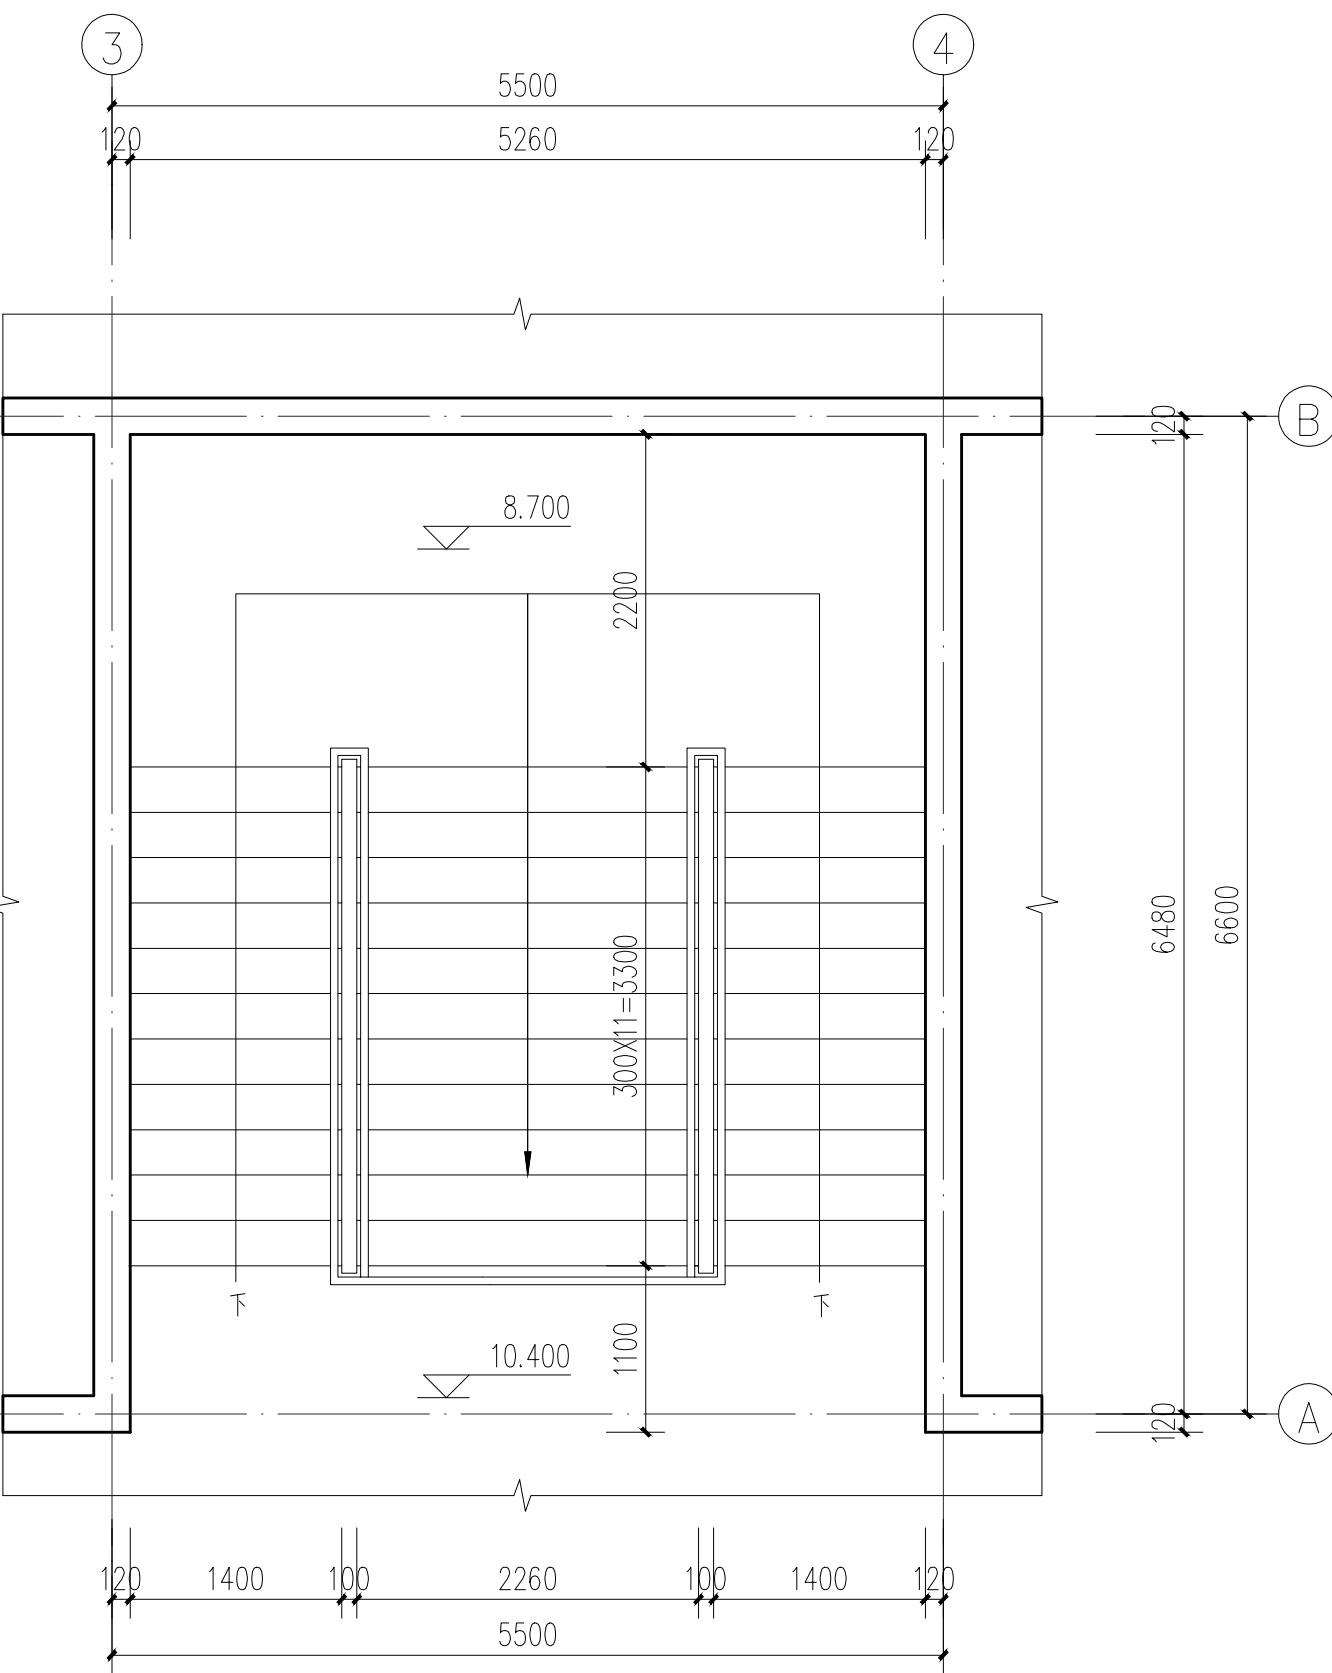


中间楼梯四层平面图 1:100

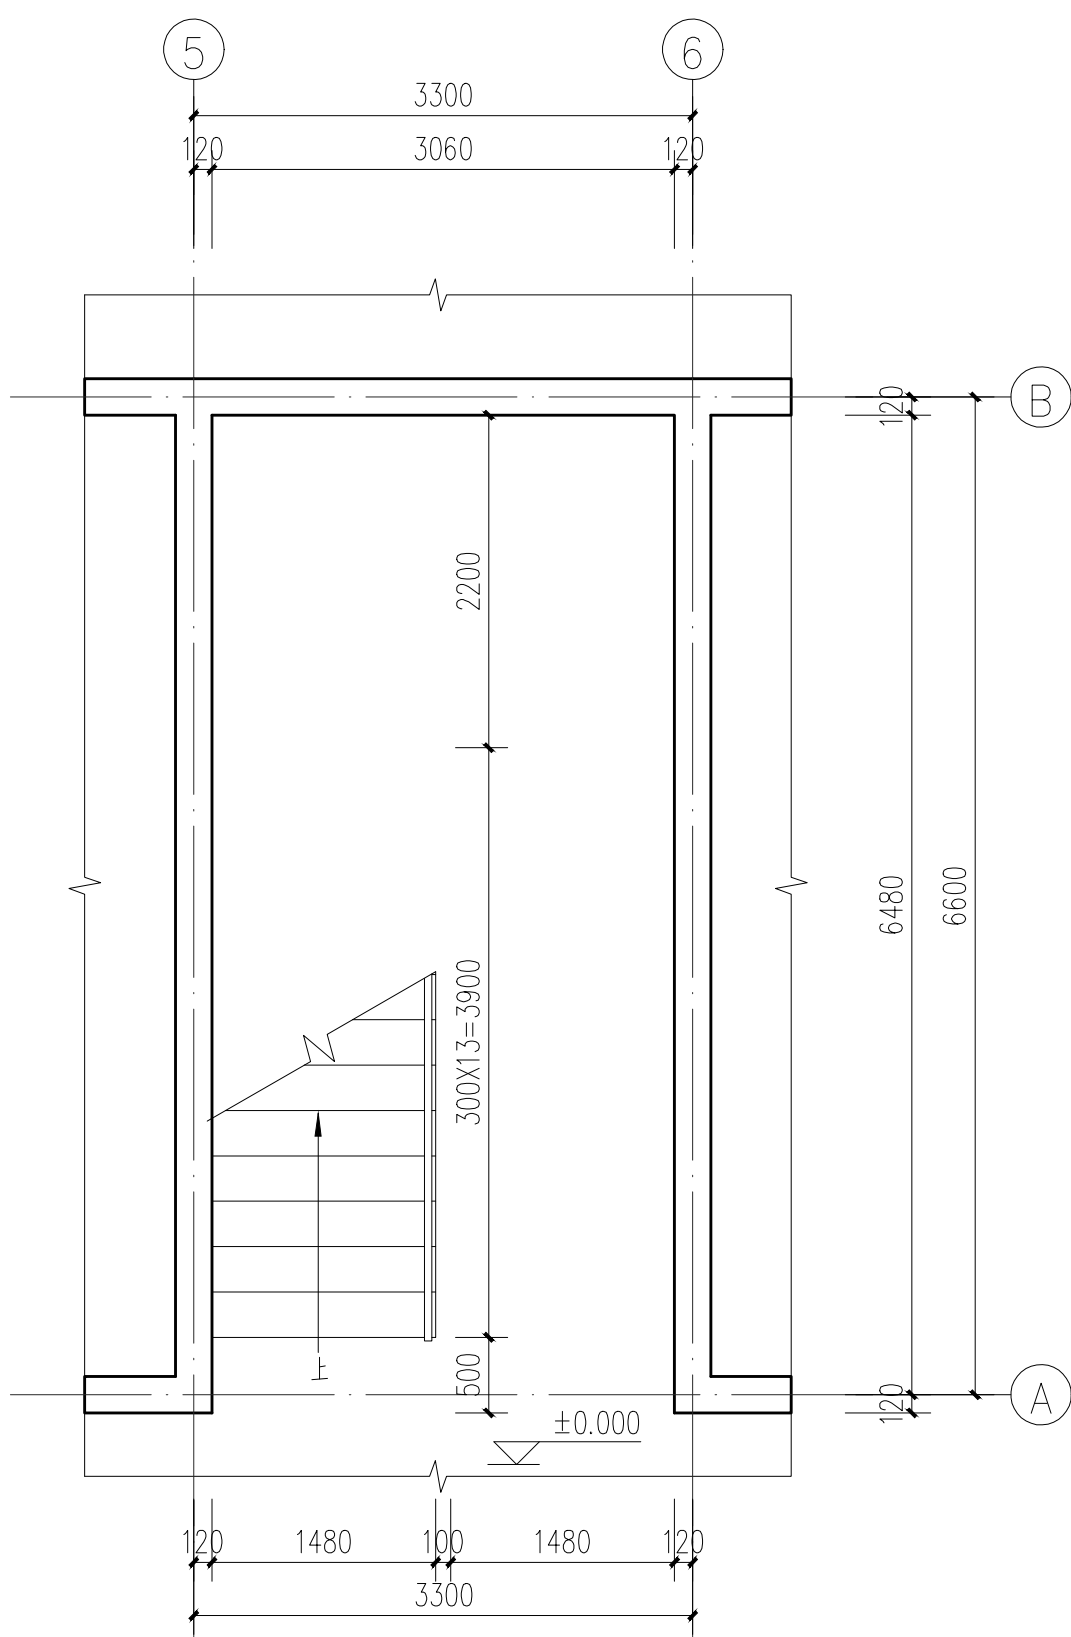


东侧楼梯一层平面图 1:100

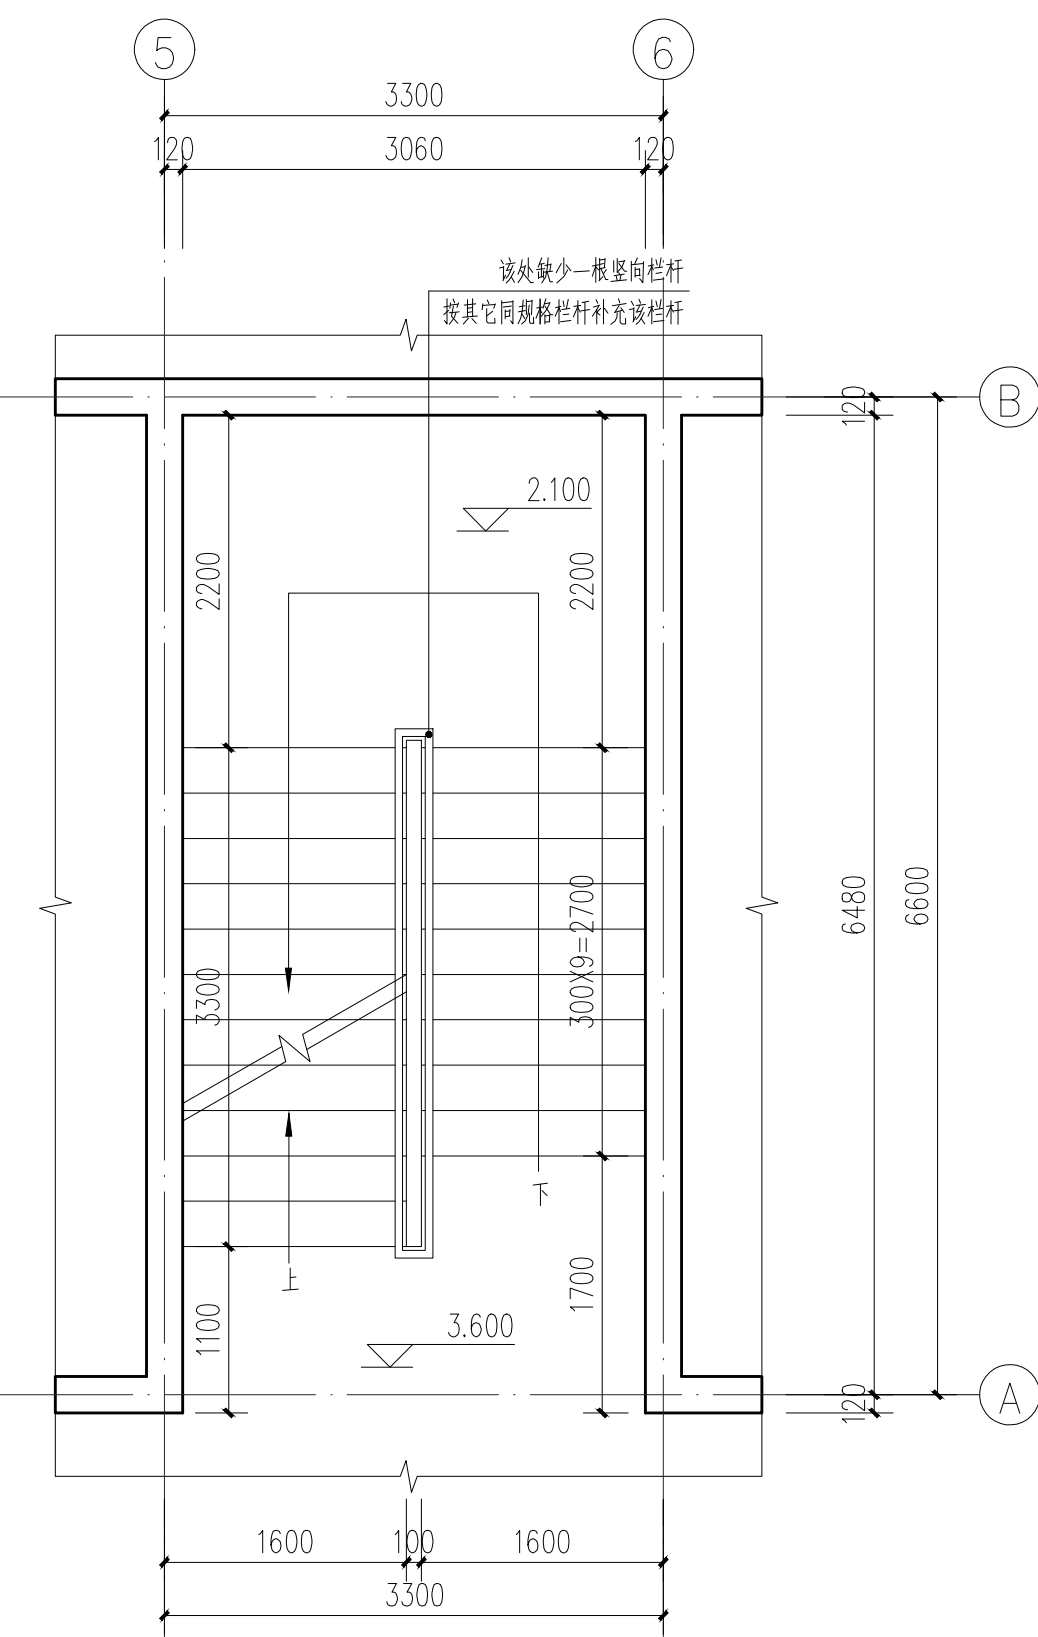


东侧楼梯二层平面图 1:100

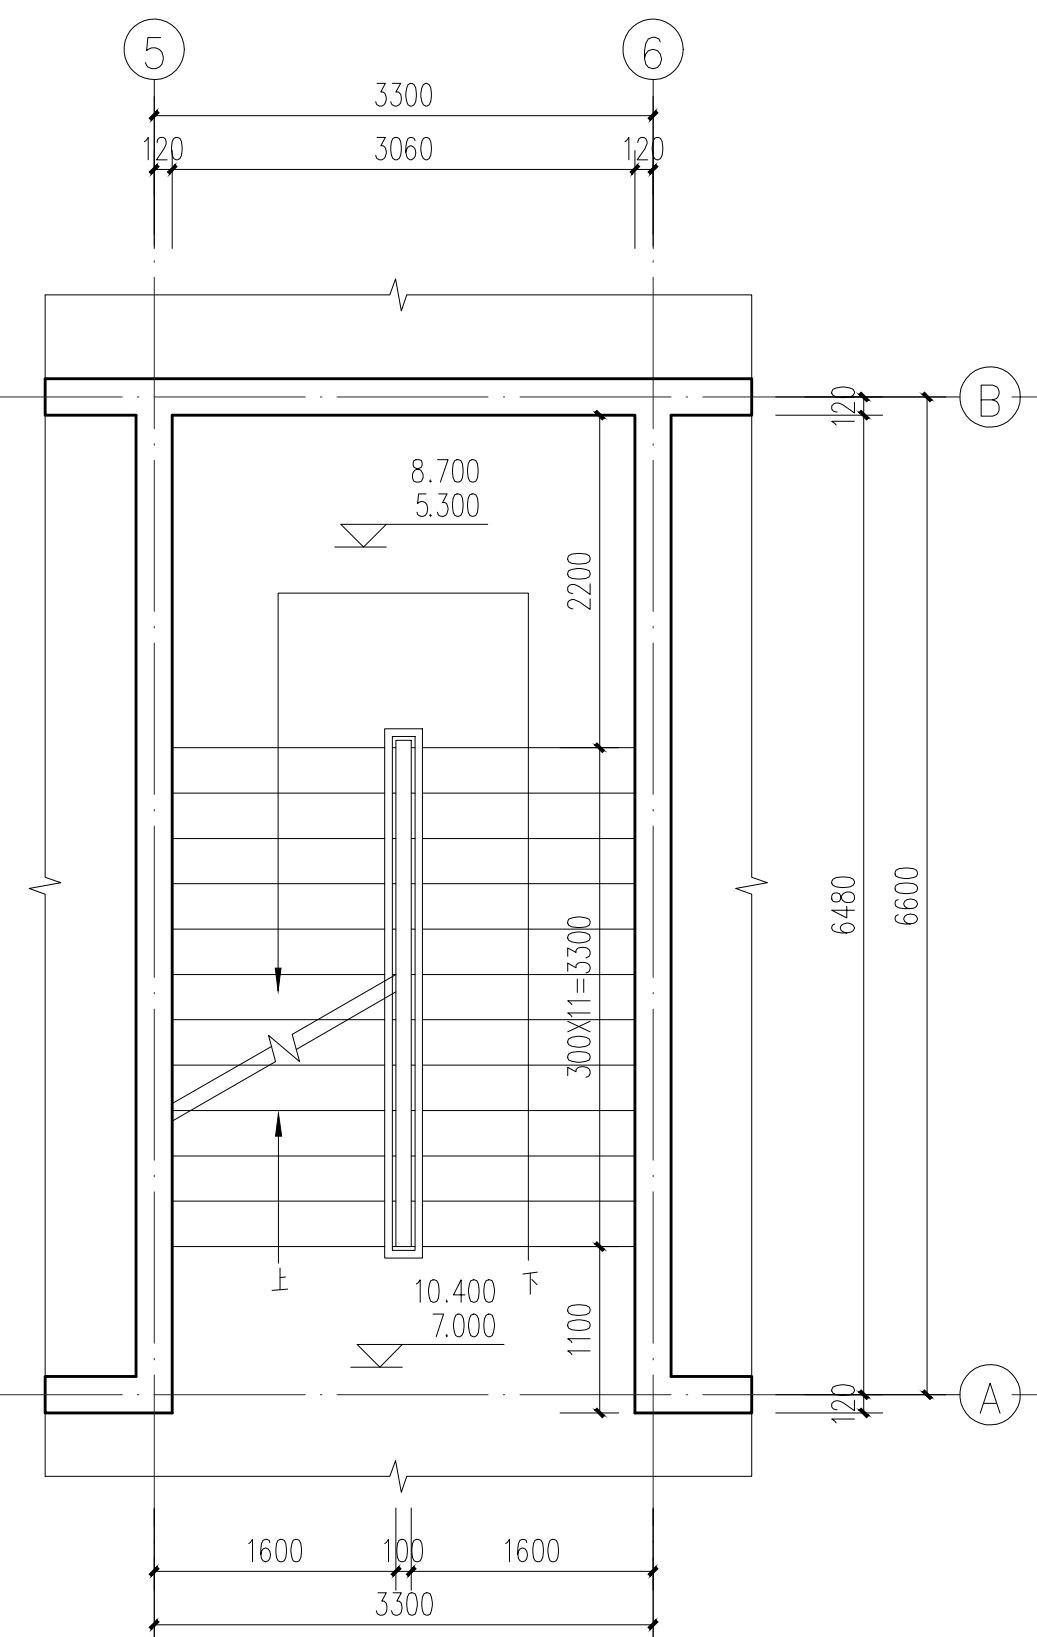

东侧楼梯三--四层平面图 1:100

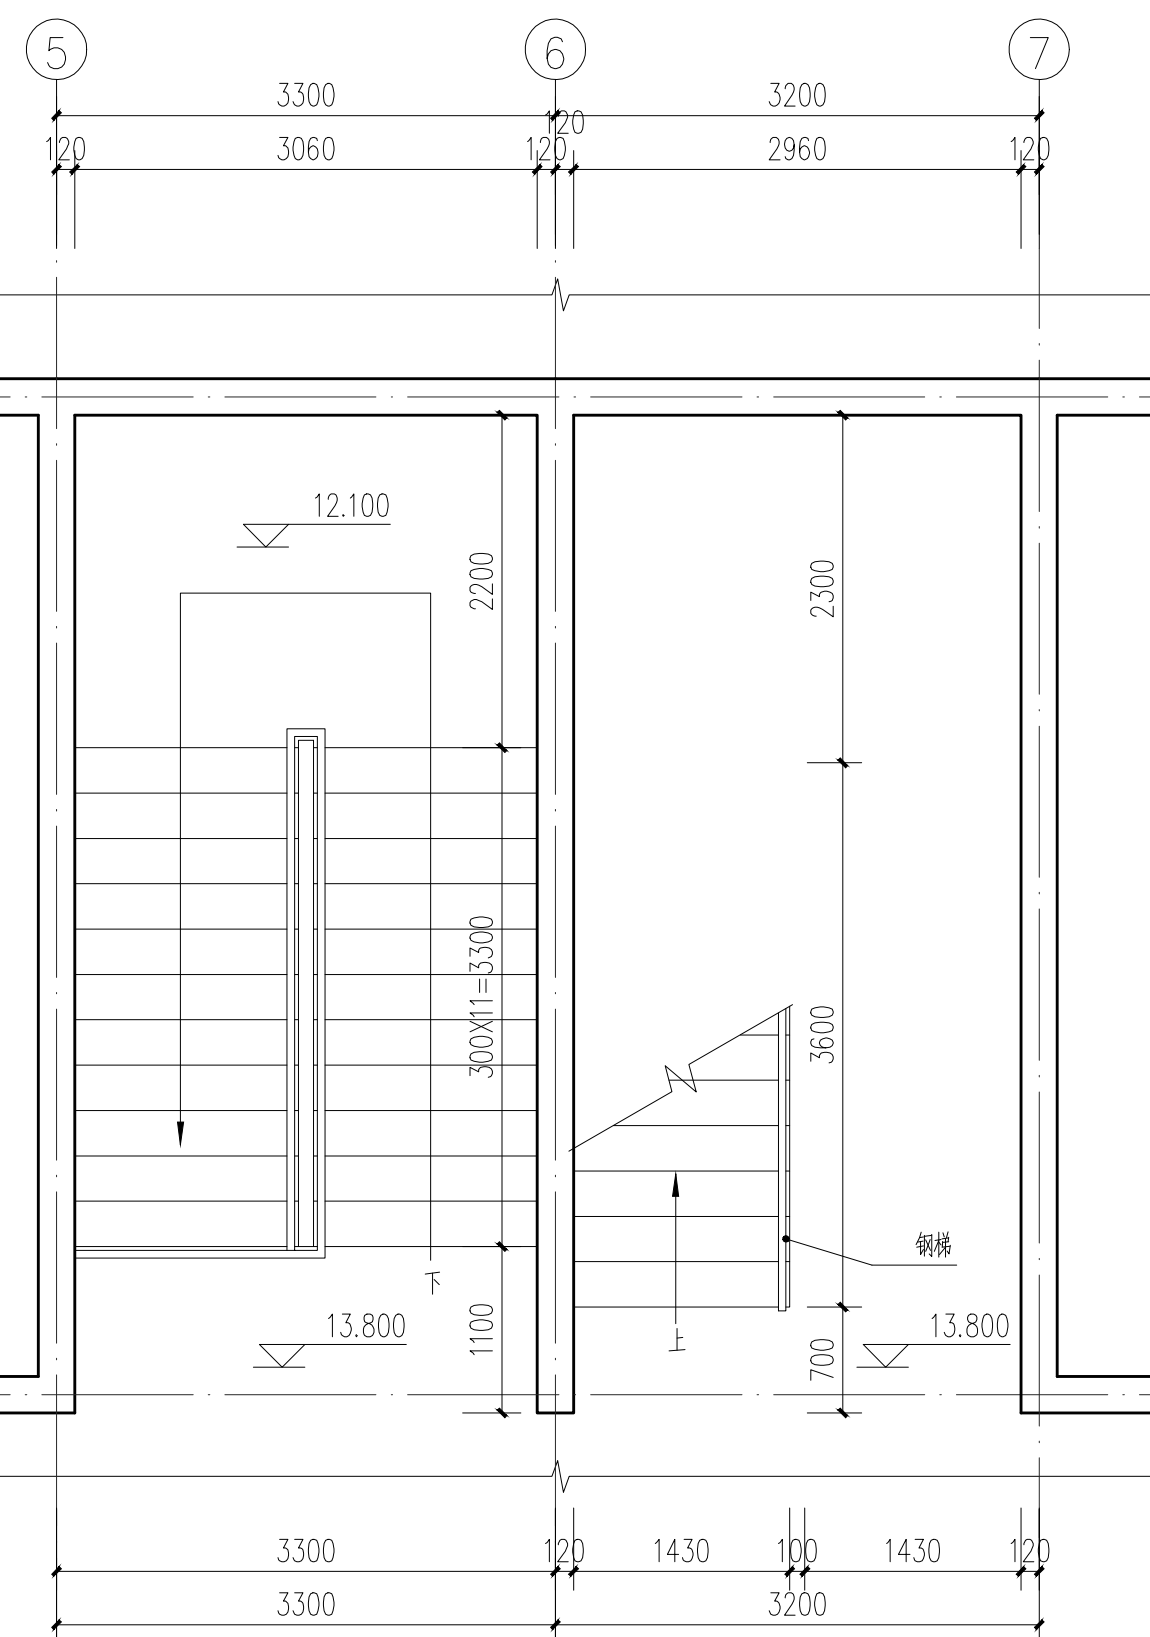

东侧楼梯五层平面图 1:100

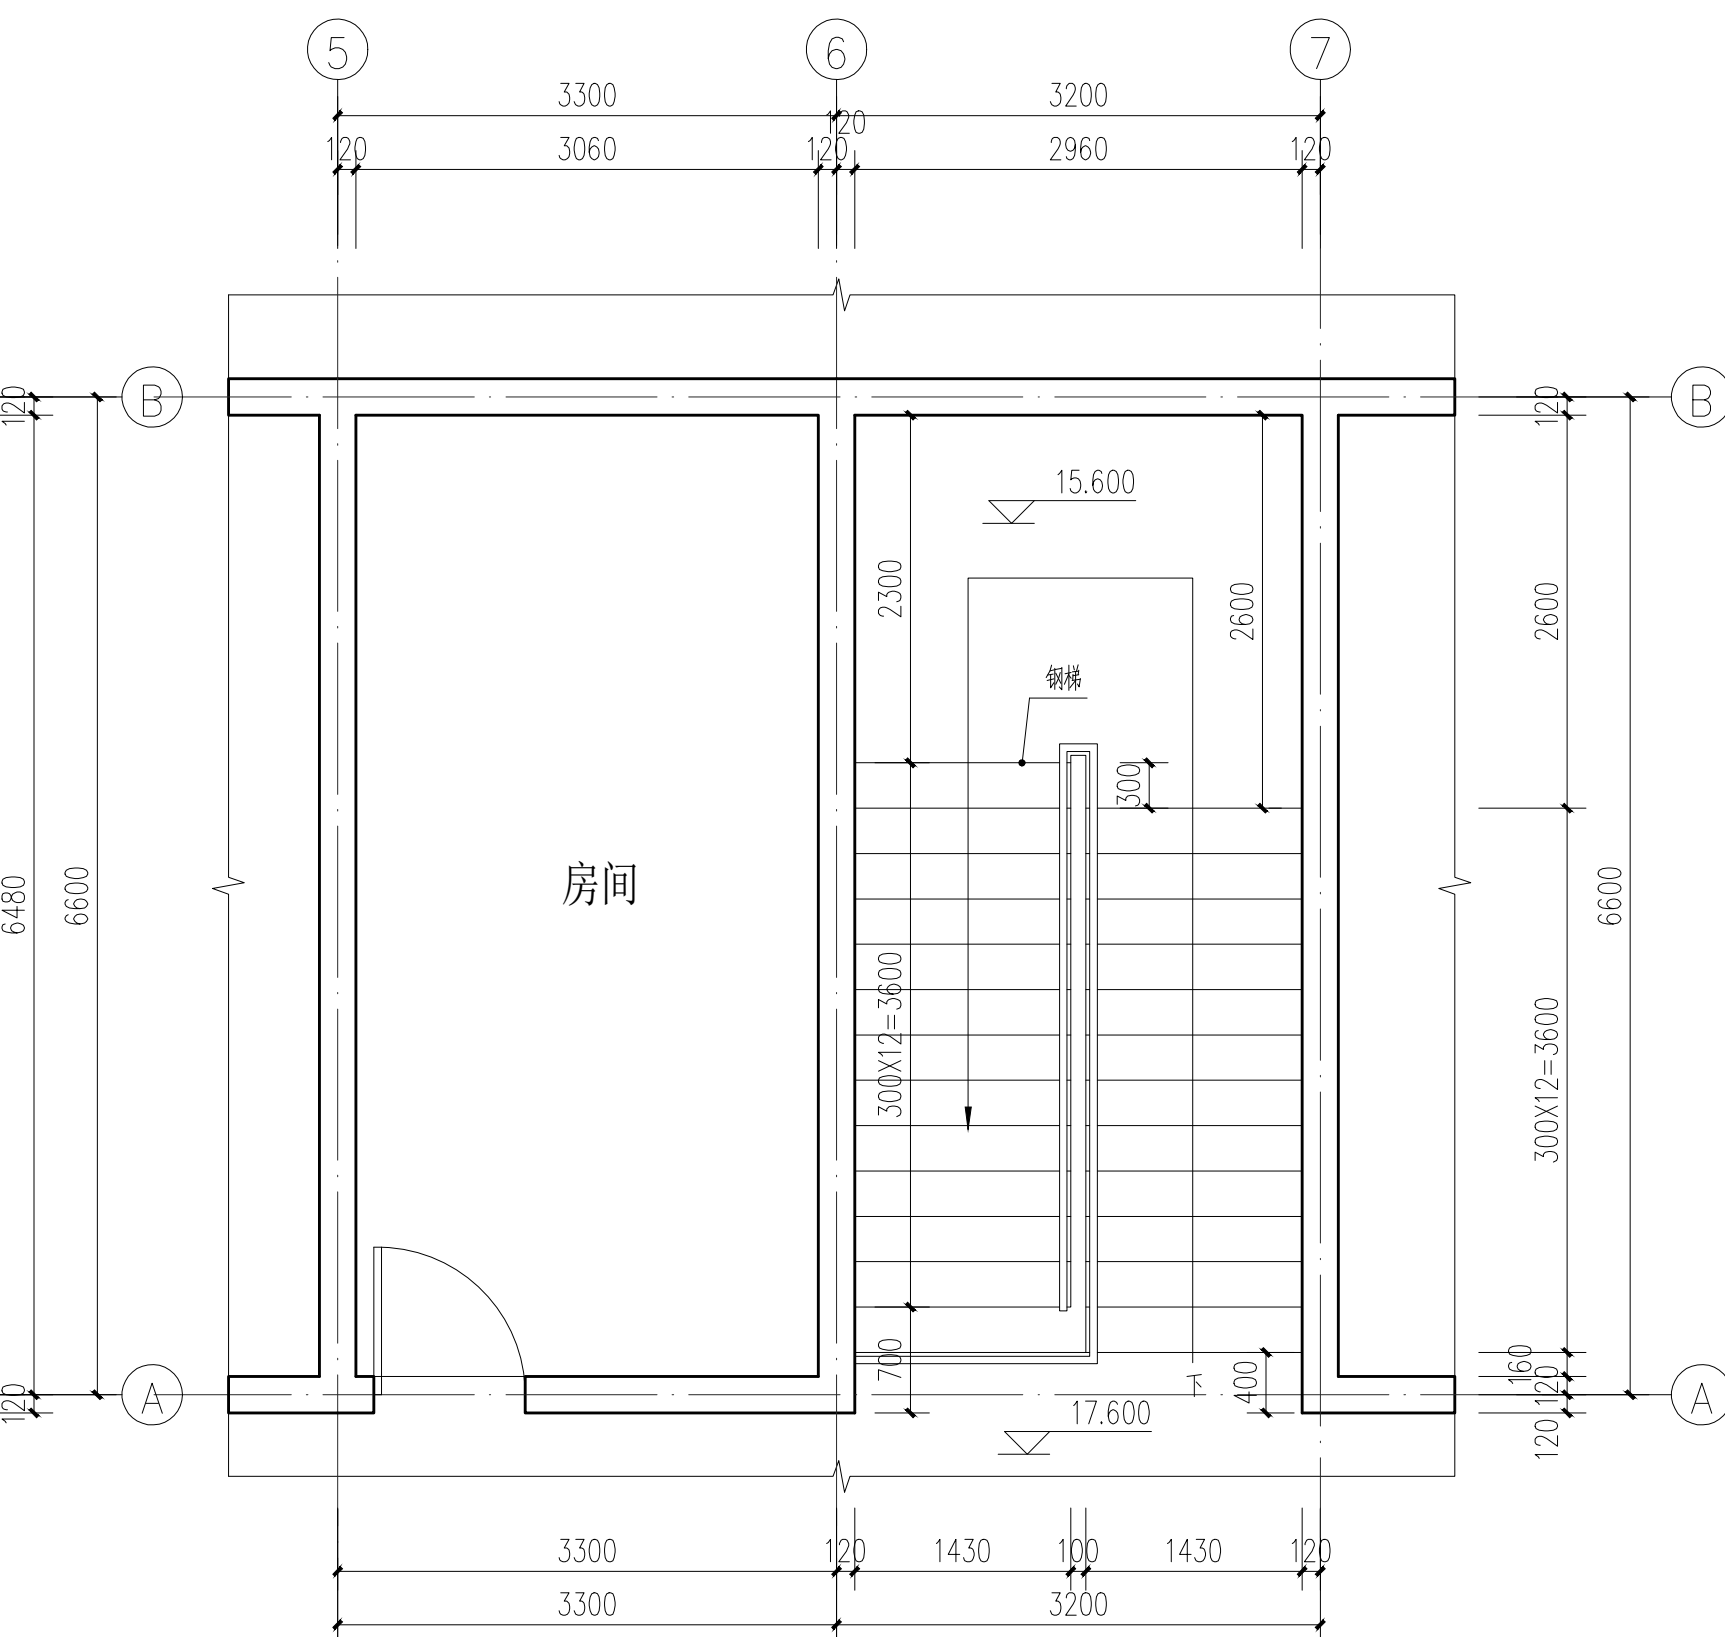

东侧楼梯六层平面图 1:100

出图专用章

ARCHITECT

注册执业章

REGISTERED SIGN

建设单位

CLIENT

工程名称

PROJECT

子项名称

UNIT TITLE

审 定

APPROVED BY

审 核

EXAMINED BY

项目负责人

CAPTAIN

专业负责人

CHIEF ENGR.

校 对

CHECKED BY

设 计

DESIGNED BY

制 图

DRAWN BY

图 名

TITLE

工程编号

PROJECT No.

专 业

DISCIPLINES

日 期

DATE

图 号

DRAWING No.

版 次 号

EDITION No.

建 筑

STRUCT.

给排水

PLUMBING

电 气

ELEC.

暖通

HVAC

结 构

STRUCT.

会 签

COORDINATION

建 筑

ARCHT.

结 构

STRUCT.

给排水

PLUMBING

电 气

ELEC.

暖通

HVAC

结 构

STRUCT.

会 签

COORDINATION

建 筑

ARCHT.

结 构

STRUCT.

给排水

PLUMBING

电 气

ELEC.

暖通

HVAC

结 构

STRUCT.

会 签

COORDINATION

建 筑

ARCHT.

结 构

STRUCT.

给排水

PLUMBING

电 气

ELEC.

暖通

HVAC

结 构

STRUCT.

会 签

COORDINATION

建 筑

ARCHT.

结 构

STRUCT.

给排水

PLUMBING

电 气

ELEC.

暖通

HVAC

结 构

STRUCT.

会 签

COORDINATION

建 筑

ARCHT.

结 构

STRUCT.

给排水

PLUMBING

电 气

ELEC.

暖通

HVAC

结 构

STRUCT.

会 签

COORDINATION

建 筑

ARCHT.

结 构

STRUCT.

给排水

PLUMBING

电 气

ELEC.

暖通

HVAC

结 构

STRUCT.

会 签

COORDINATION

建 筑

ARCHT.

结 构

STRUCT.

给排水

PLUMBING

电 气

ELEC.

暖通

HVAC

结 构

STRUCT.

会 签

COORDINATION

建 筑

ARCHT.

结 构

STRUCT.

给排水

PLUMBING

电 气

ELEC.

暖通

HVAC

结 构

STRUCT.

会 签

COORDINATION

建 筑

ARCHT.

结 构

STRUCT.

给排水

PLUMBING

电 气

ELEC.

暖通

HVAC

结 构

STRUCT.

会 签

COORDINATION

建 筑

ARCHT.

结 构

STRUCT.

给排水

PLUMBING

电 气

ELEC.

暖通

HVAC

结 构

STRUCT.

会 签

COORDINATION

建 筑

ARCHT.

结 构

STRUCT.

给排水

PLUMBING

电 气

ELEC.

暖通

HVAC

结 构

STRUCT.

会 签

COORDINATION

建 筑

ARCHT.

结 构

STRUCT.

给排水